


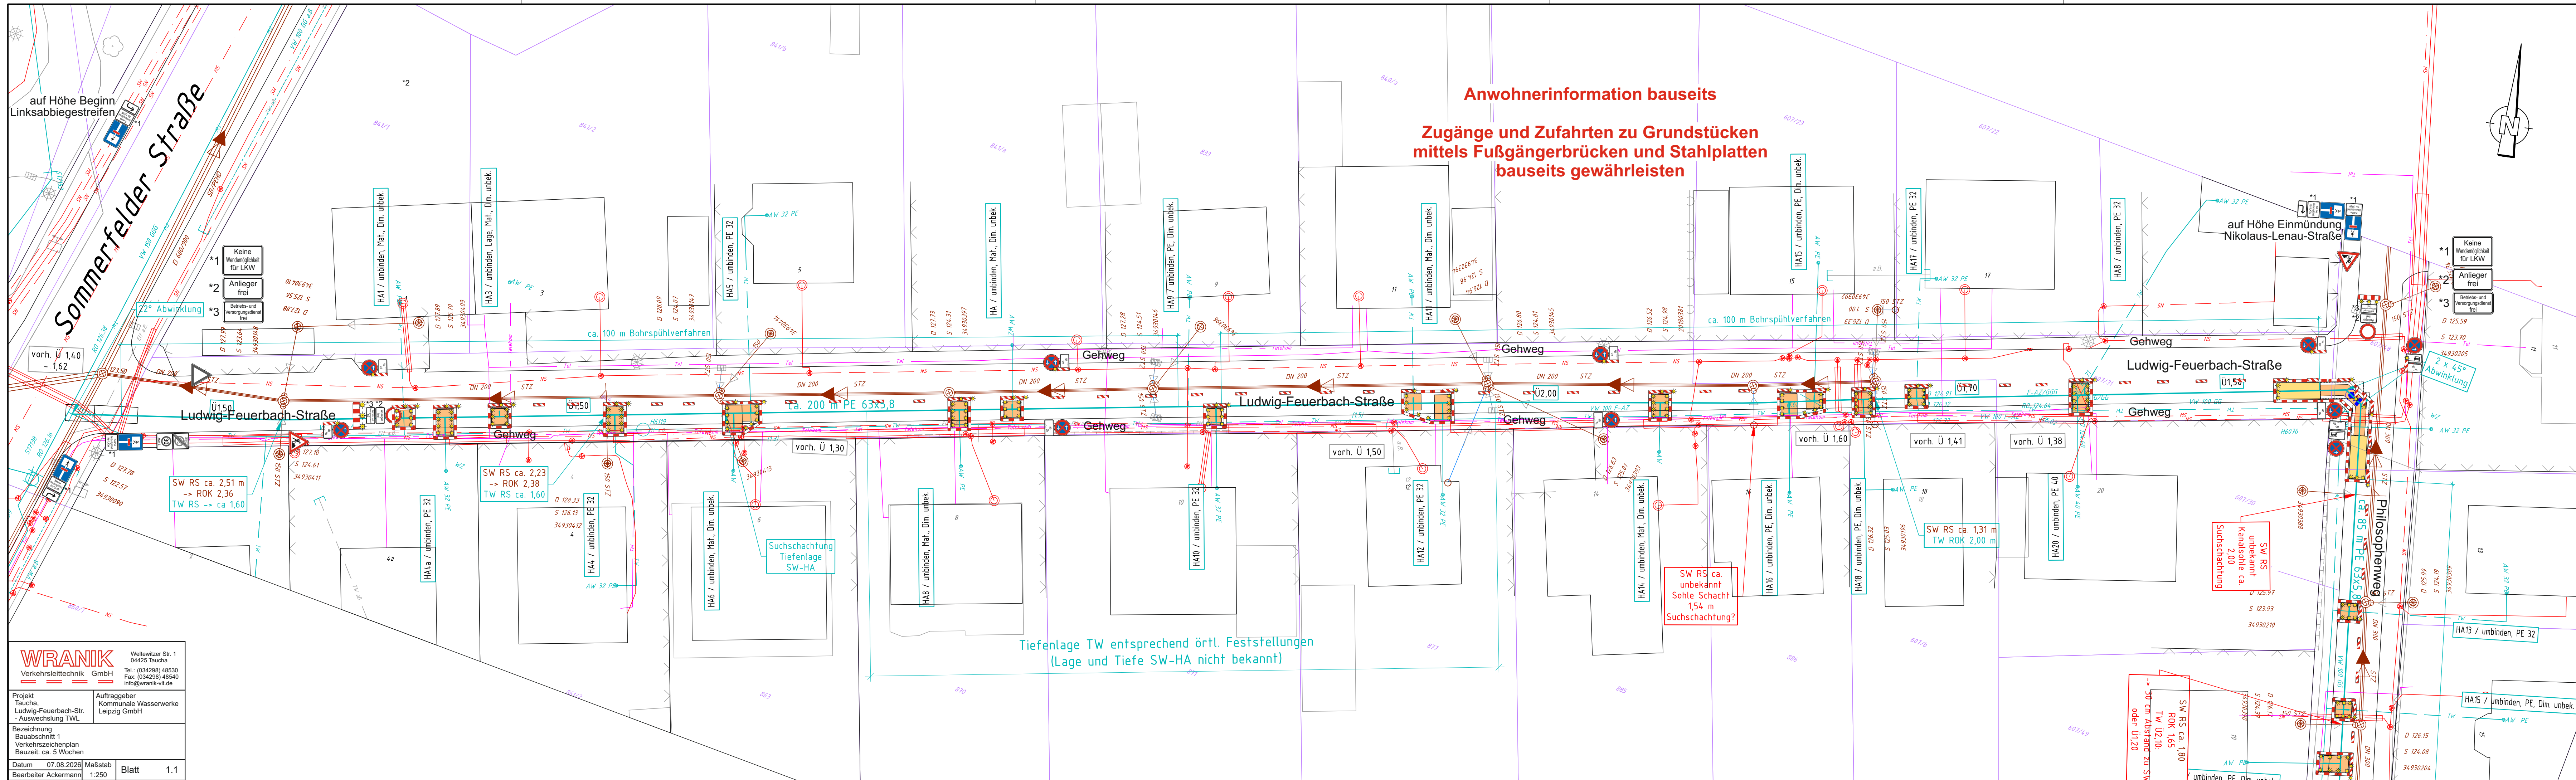

**Legende:**

vorhandene Leitungen (nachrichtlich übernommen):

- Leipziger Wasserwerke: Schmutzwasserkanal, Anschlussleitung Schmutzwasser, Anschlussleitung Regenwasser, Trinkwasserleitung, Anschlussleitung Trinkwasser, Trinkwasserleitung außer Betrieb
- Mit Netz: MS (Mittelspannung), NS (Niederspannung), ET (Niederspannung außer Betrieb)
- StadT Taucha: Straßenbeleuchtungskabel vorhanden, Trassenführung unbekannt
- Telekommunikationsleitungen: Telekom, Deutsche Glasfaser

geplante Leitungen:

- Leipziger Wasserwerke: Trinkwasserleitung, Hydrant / Schieber, Überdeckungshöhe (1,60), mögliche Geräteaufstellung, Baugruben/Kopftücher, Startgruben

|              |                                                                                                                                                             |            |         |
|--------------|-------------------------------------------------------------------------------------------------------------------------------------------------------------|------------|---------|
| Bearbeitung: | <b>ALBRECHT PLAN</b><br>ALBRECHTPLAN Planungsgesellschaft<br>für Ingenieur- und Straßenbau mbH<br>Eigenheimstraße 15, 04279 Leipzig, Tel.: (0341) 3 05 72-0 | Datum      | Zeichen |
|              |                                                                                                                                                             | bearbeitet | Be      |
|              |                                                                                                                                                             | gezeichnet | Be      |
|              |                                                                                                                                                             | geprüft    | UAT     |

| Nr. | Art der Änderung | Datum | Name |
|-----|------------------|-------|------|
|     |                  |       |      |
|     |                  |       |      |
|     |                  |       |      |

## Genehmigungsplanung

|               |                              |                              |
|---------------|------------------------------|------------------------------|
| Auftraggeber: | <b>Leipziger Wasserwerke</b> | Unterlage / Blatt-Nr.: 4 / 1 |
|               |                              | Lageplan inklusive Leitungen |
|               |                              | Maßstab: 1 : 250             |

Auswechslung Trinkwasserleitung  
Ludwig-Feuerbach-Str. in Taucha

**WRANIK** Weltweitler Str. 1  
04425 Taucha  
Tel.: (034298) 48530  
Fax: (034298) 48540  
info@wranik-vt.de


Projekt: Taucha, Ludwig-Feuerbach-Str. - Auswechslung TWL

Auftraggeber: Kommunale Wasserwerke Leipzig GmbH

Bezeichnung: Bauabschnitt 1  
Verkehrszeichenplan  
Bauzeit: ca. 5 Wochen

Datum: 07.08.2026  
Bearbeiter: Ackermann

Maßstab: 1:250  
Blatt: 1.1

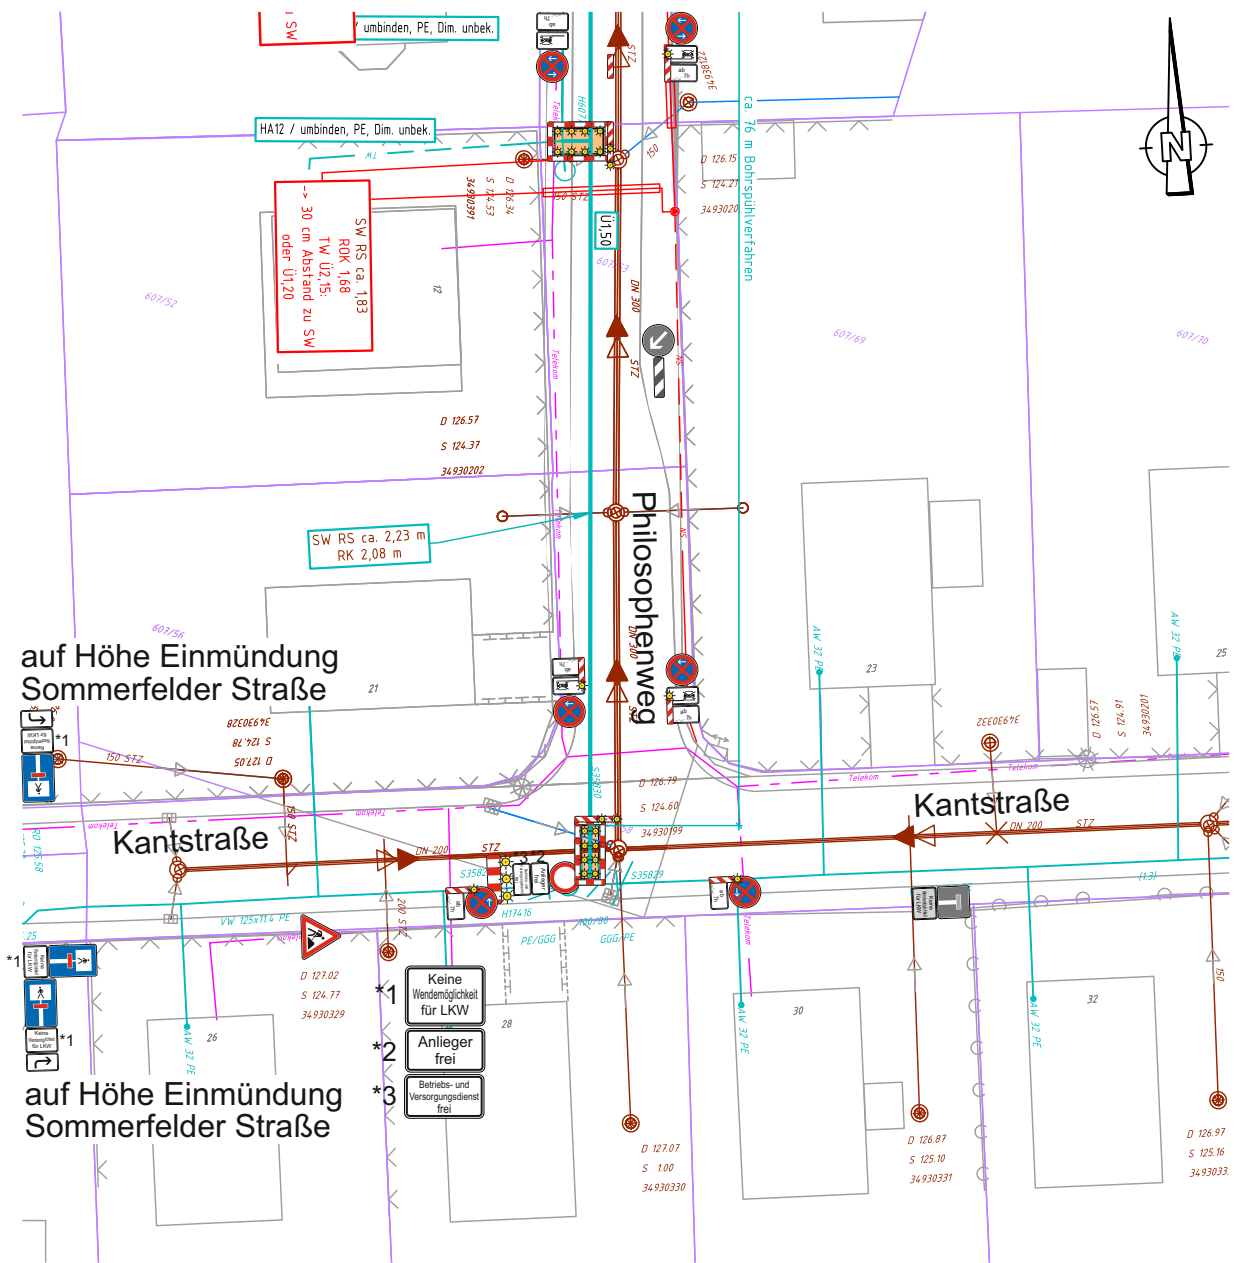

## Anwohnerinformation bauseits

**Zugänge und Zufahrten zu Grundstücken  
mittels Fußgängerbrücken und Stahlplatten  
bauseits gewährleistet**

|                                                                                                                                                      |            |            |         |
|------------------------------------------------------------------------------------------------------------------------------------------------------|------------|------------|---------|
| Bearbeitung:<br>ALBRECHT PLAN Planungsgesellschaft<br>für Ingenieur- und Straßenbau mbH<br>Eigenheimstraße 15, 04279 Leipzig, Tel.: (0341) 3 05 72-0 |            | Datum      | Zeichen |
|                                                                                                                                                      | bearbeitet | 26.05.2026 | Be      |
|                                                                                                                                                      | gezeichnet | 26.05.2026 | Be      |
|                                                                                                                                                      | geprüft    | 26.05.2026 | UAI     |
| Leitungsplan                                                                                                                                         |            |            |         |

| Nr. | Art der Änderung | Datum | Name |
|-----|------------------|-------|------|
|     |                  |       |      |
|     |                  |       |      |
|     |                  |       |      |

## Genehmigungsplanung

|               |                              |
|---------------|------------------------------|
| Auftraggeber: | Unterlage / Blatt-Nr.: 4 / 2 |
|               | Maßstab: 1 : 450             |

**Auswechslung Trinkwasserleitung  
Ludwig-Feuerbach-Straße in Taucha**

### Legende:

vorhandene Leitungen (nachrichtlich übernommen):

|                        |                                  |
|------------------------|----------------------------------|
| Leipziger Wasserwerke: | Schmutzwasserkanal               |
|                        | Anschlussleitung Schmutzwasser   |
|                        | Anschlussleitung Regenwasser     |
|                        | Trinkwasserleitung               |
|                        | Anschlussleitung Trinkwasser     |
|                        | Trinkwasserleitung außer Betrieb |
|                        | Trinkwasserleitung außer Betrieb |
| Mit Netz:              | Mittelspannung                   |
|                        | Niederspannung                   |
|                        | Niederspannung außer Betrieb     |

Stadt Taucha:  
Straßenbeleuchtungskabel vorhanden,  
Trassenführung unbekannt

|                              |                    |
|------------------------------|--------------------|
| Telekommunikationsleitungen: | Telekom            |
|                              | Deutsche Glasfaser |


geplante Leitungen

|                        |                            |
|------------------------|----------------------------|
| Leipziger Wasserwerke: | Trinkwasserleitung         |
|                        | Hydrant / Schieber         |
|                        | Überdeckungshöhe           |
|                        | mögliche Geräteaufstellung |
|                        | Baugruben/Kopflöcher       |
|                        | Startgruben                |

**WRANIK**  
Verkehrstechnik GmbH

Weltewitzer Str. 1  
04425 Taucha  
Tel.: (034298) 48530  
Fax: (034298) 48540  
info@wranik-vlt.de

|                                                                               |                                                       |
|-------------------------------------------------------------------------------|-------------------------------------------------------|
| Projekt<br>Taucha,<br>Ludwig-Feuerbach-Str.<br>- Auswechslung TWL             | Auftraggeber<br>Kommunale Wasserwerke<br>Leipzig GmbH |
| Bezeichnung<br>Bauabschnitt 1<br>Verkehrszeichenplan<br>Bauzeit: ca. 5 Wochen |                                                       |
| Datum 07.08.2026                                                              | Maßstab 1:450                                         |
| Bearbeiter Ackermann                                                          | Blatt 1.2                                             |

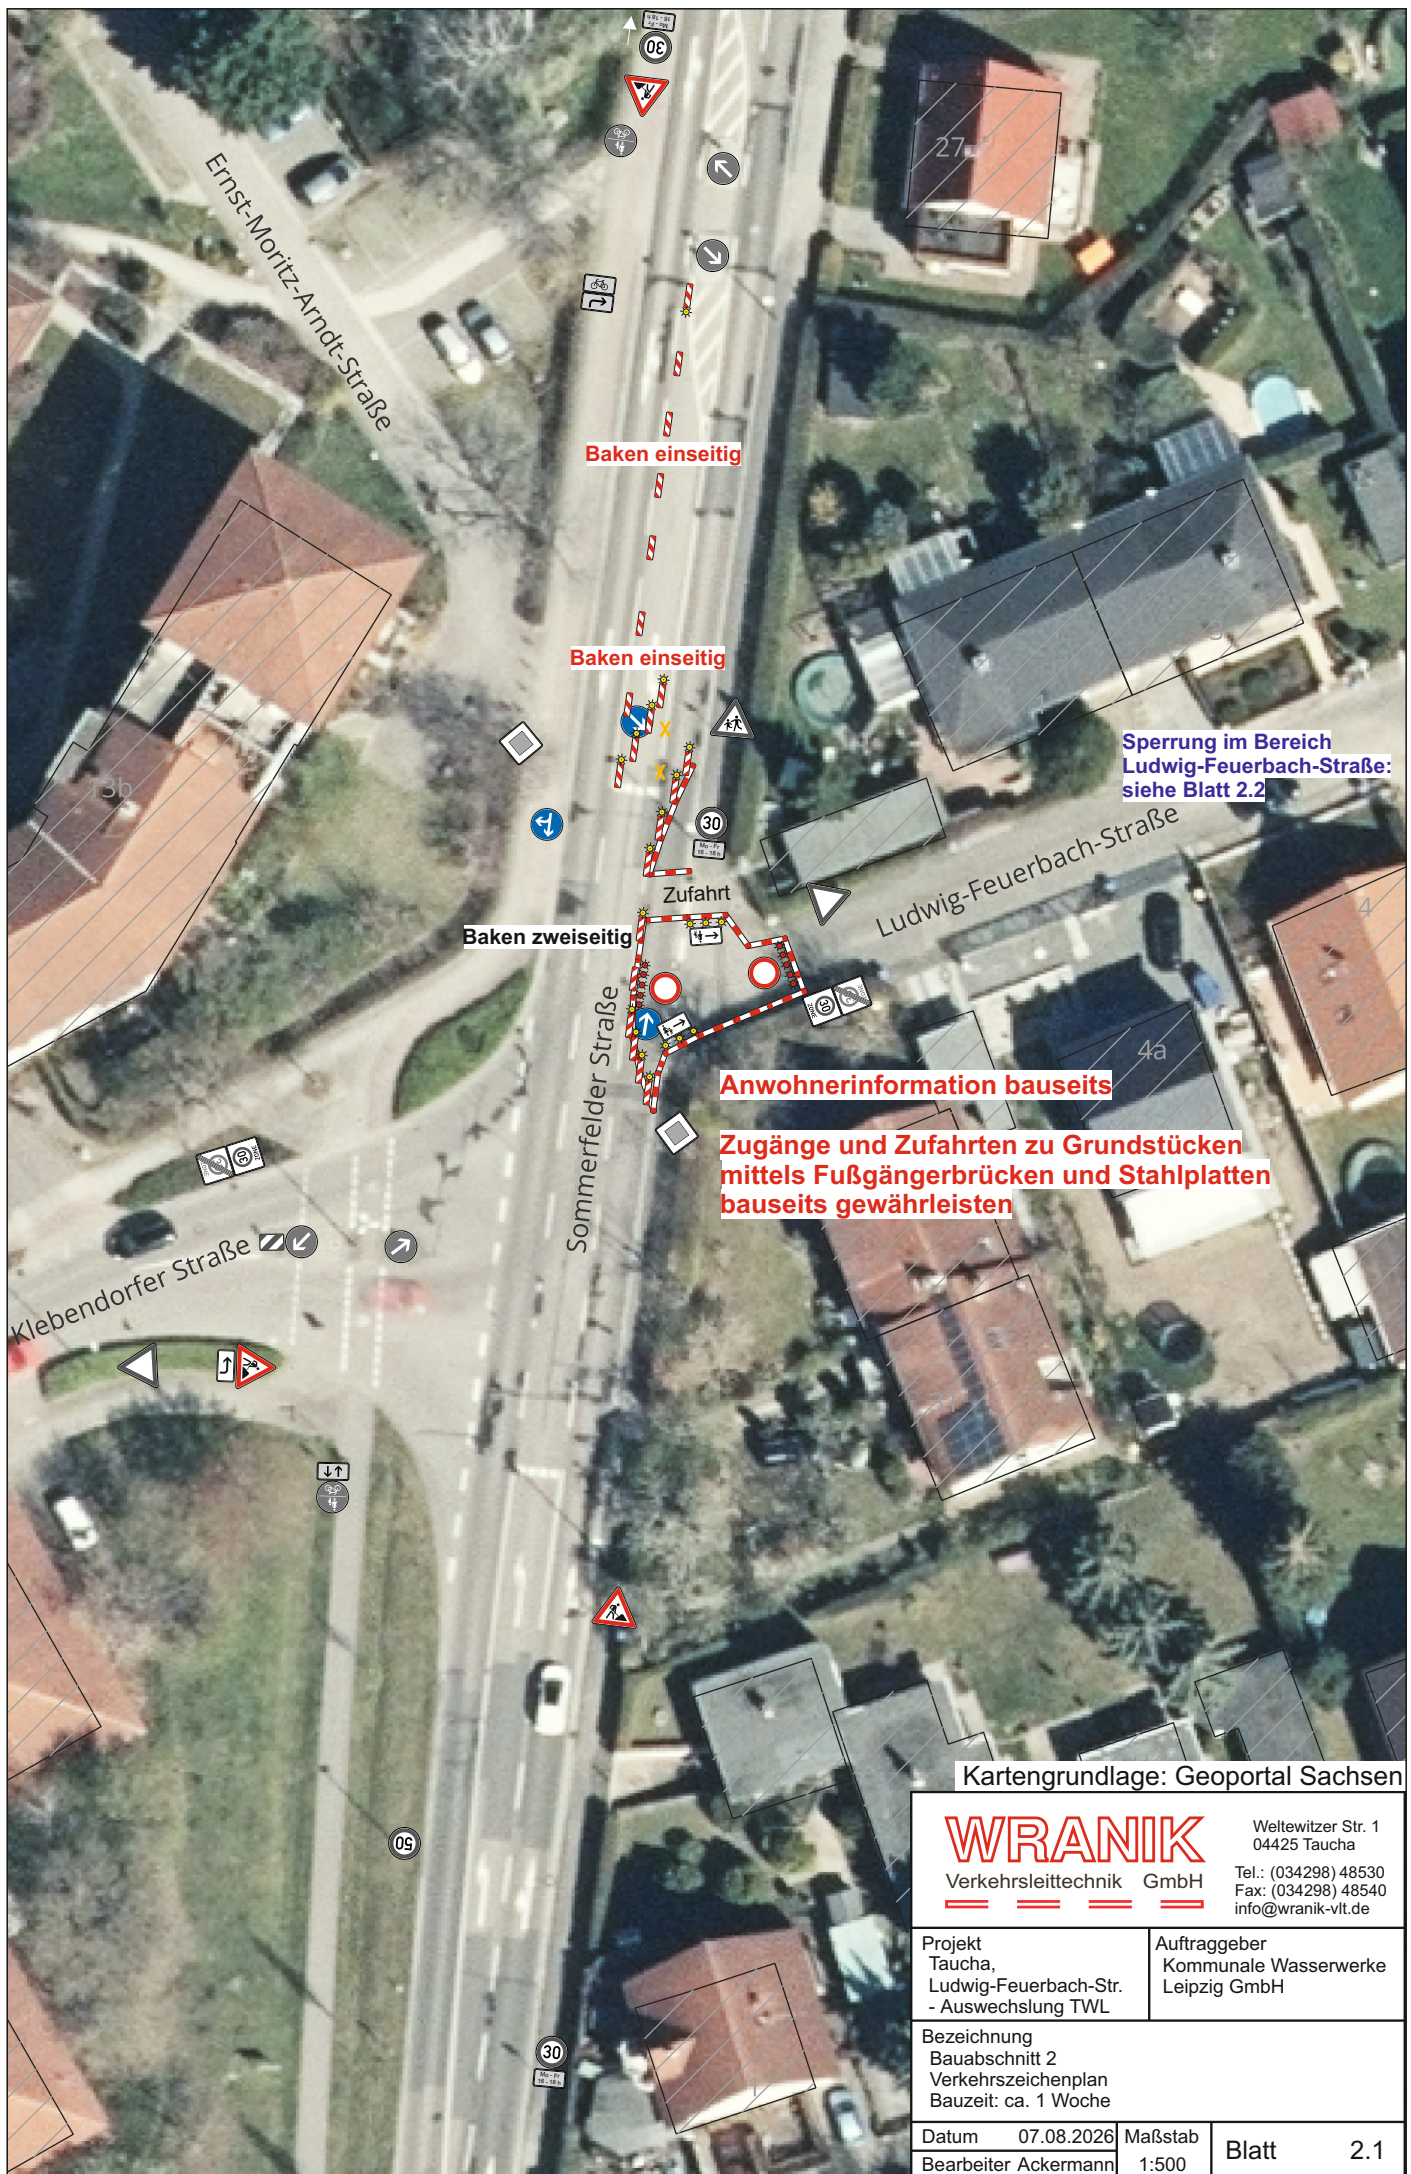

Kartengrundlage: Geoportal Sachsen

**WRANIK**  
Verkehrsleittechnik GmbH

Weltewitzer Str. 1  
04425 Taucha  
Tel.: (034298) 48530  
Fax: (034298) 48540  
info@wranik-vlt.de

Projekt  
Taucha,  
Ludwig-Feuerbach-Str.  
- Ausweklung TWL

Auftraggeber  
Kommunale Wasserwerke  
Leipzig GmbH


Bezeichnung  
Bauabschnitt 2  
Verkehrszeichenplan  
Bauzeit: ca. 1 Woche

Datum 07.08.2026  
Bearbeiter Ackermann

Maßstab  
1:500

Blatt 2.1



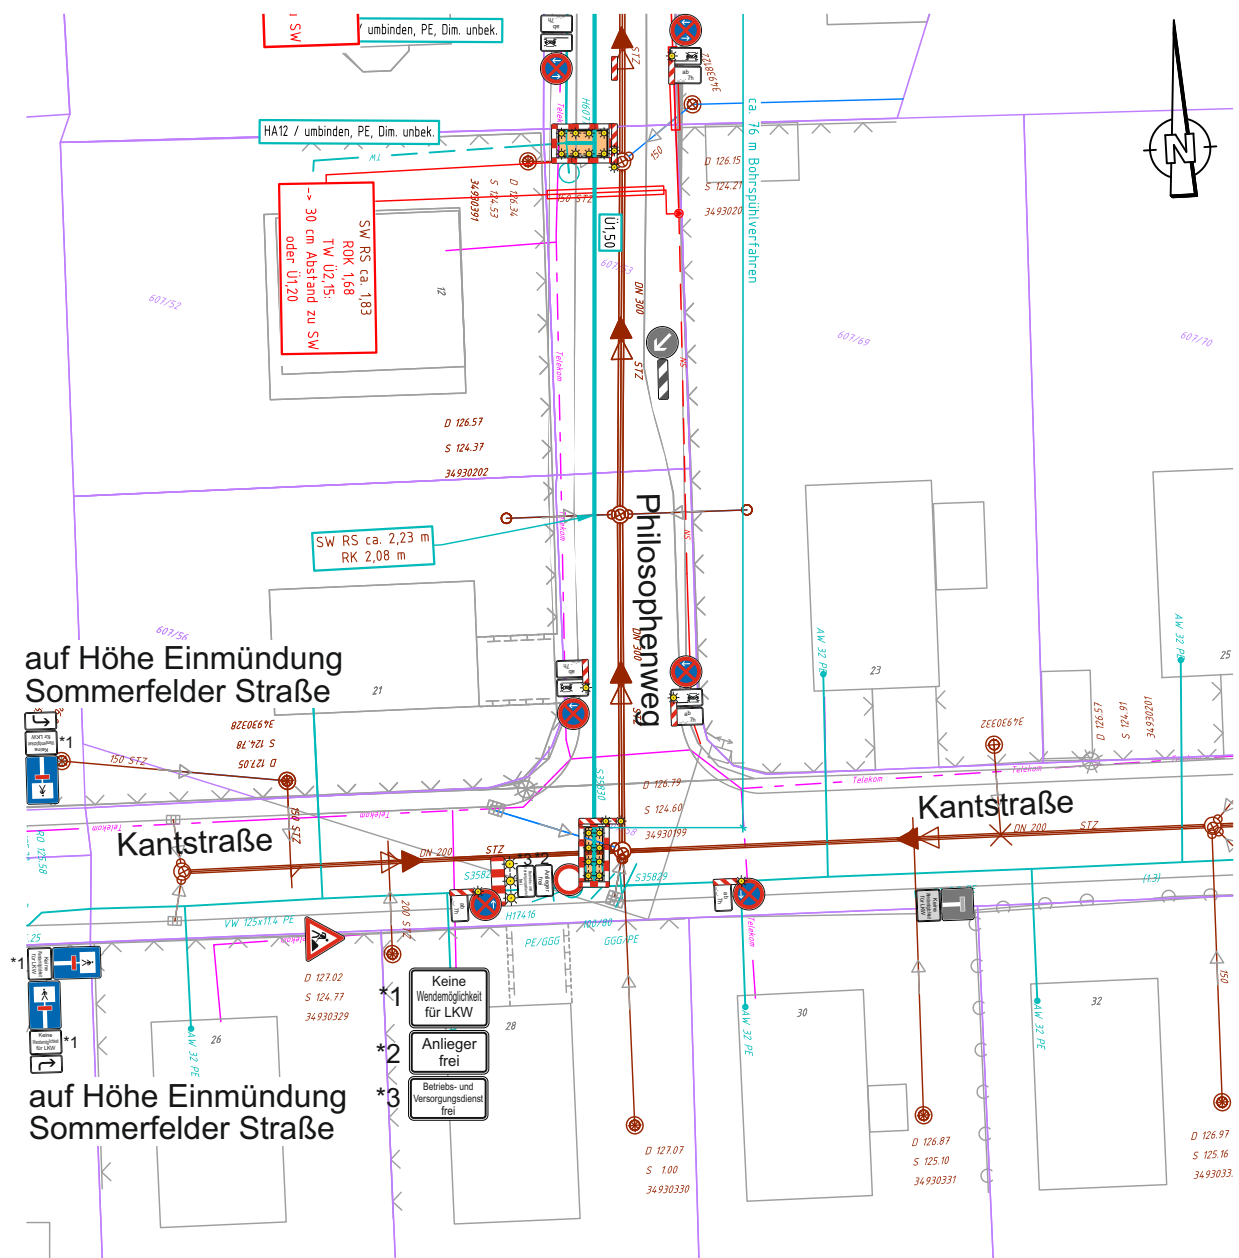

## Anwohnerinformation bauseits

**Zugänge und Zufahrten zu Grundstücken  
mittels Fußgängerbrücken und Stahlplatten  
bauseits gewährleistet**

|                                                                                                                                                     |            |            |         |
|-----------------------------------------------------------------------------------------------------------------------------------------------------|------------|------------|---------|
| Bearbeitung:<br>ALBRECHTPLAN Planungsgesellschaft<br>für Ingenieur- und Straßenbau mbH<br>Eigenheimstraße 15, 04279 Leipzig, Tel.: (0341) 3 05 72-0 |            | Datum      | Zeichen |
|                                                                                                                                                     | bearbeitet | 26.05.2026 | Be      |
|                                                                                                                                                     | gezeichnet | 26.05.2026 | Be      |
|                                                                                                                                                     | geprüft    | 26.05.2026 | UAI     |
| Leitungsplan                                                                                                                                        |            |            |         |

| Nr. | Art der Änderung | Datum | Name |
|-----|------------------|-------|------|
|     |                  |       |      |
|     |                  |       |      |
|     |                  |       |      |

## Genehmigungsplanung

|                                                                      |                              |
|----------------------------------------------------------------------|------------------------------|
| Auftraggeber:<br>Leipziger Wasserwerke                               | Unterlage / Blatt-Nr.: 4 / 2 |
|                                                                      | Maßstab: 1 : 450             |
| Auswechslung Trinkwasserleitung<br>Ludwig-Feuerbach-Straße in Taucha |                              |

### Legende:

vorhandene Leitungen (nachrichtlich übernommen):

|                        |                                       |
|------------------------|---------------------------------------|
| Leipziger Wasserwerke: | Schmutzwasserkanal                    |
|                        | Anschlusssleitung Schmutzwasser       |
|                        | Anschlusssleitung Regenwasser         |
|                        | Trinkwasserleitung                    |
|                        | Anschlusssleitung Trinkwasser         |
|                        | Trinkwasserleitung außer Betrieb      |
|                        | Trinkwasserleitung außer Betrieb      |
| MitNetz                | MS Mittelspannung                     |
|                        | NS Niederspannung                     |
|                        | ETP a.B. Niederspannung außer Betrieb |

Stadt Taucha:  
Straßenbeleuchtungskabel vorhanden,  
Trassenführung unbekannt

|                    |                    |
|--------------------|--------------------|
| Telekom            | Telekom            |
| Deutsche Glasfaser | Deutsche Glasfaser |

geplante Leitungen

|                        |                            |
|------------------------|----------------------------|
| Leipziger Wasserwerke: | Trinkwasserleitung         |
|                        | Hydrant / Schieber         |
| 1,60                   | Überdeckungshöhe           |
|                        | mögliche Geräteaufstellung |
|                        | Baugruben/Kopflöcher       |
|                        | Startgruben                |

**WRANIK**  
Verkehrstechnik GmbH

Weltewitzer Str. 1  
04425 Taucha  
Tel.: (034298) 48530  
Fax: (034298) 48540  
info@wranik-vlt.de

|                                                                              |                                                       |
|------------------------------------------------------------------------------|-------------------------------------------------------|
| Projekt<br>Taucha,<br>Ludwig-Feuerbach-Str.<br>- Auswechslung TWL            | Auftraggeber<br>Kommunale Wasserwerke<br>Leipzig GmbH |
| Bezeichnung<br>Bauabschnitt 2<br>Verkehrszeichenplan<br>Bauzeit: ca. 1 Woche |                                                       |
| Datum 07.08.2026                                                             | Maßstab 1:450                                         |
| Bearbeiter Ackermann                                                         | Blatt 2.3                                             |